


BUDYNEK ISTNIEJĄCY XIV  
KONDYGN.

BUDYNEK PRZEBUDOWANY

PROJEKTOWANA  
ROZBUDOWA

ZAKRES OPRACOWANIA

ZAKRES OPRACOWANIA

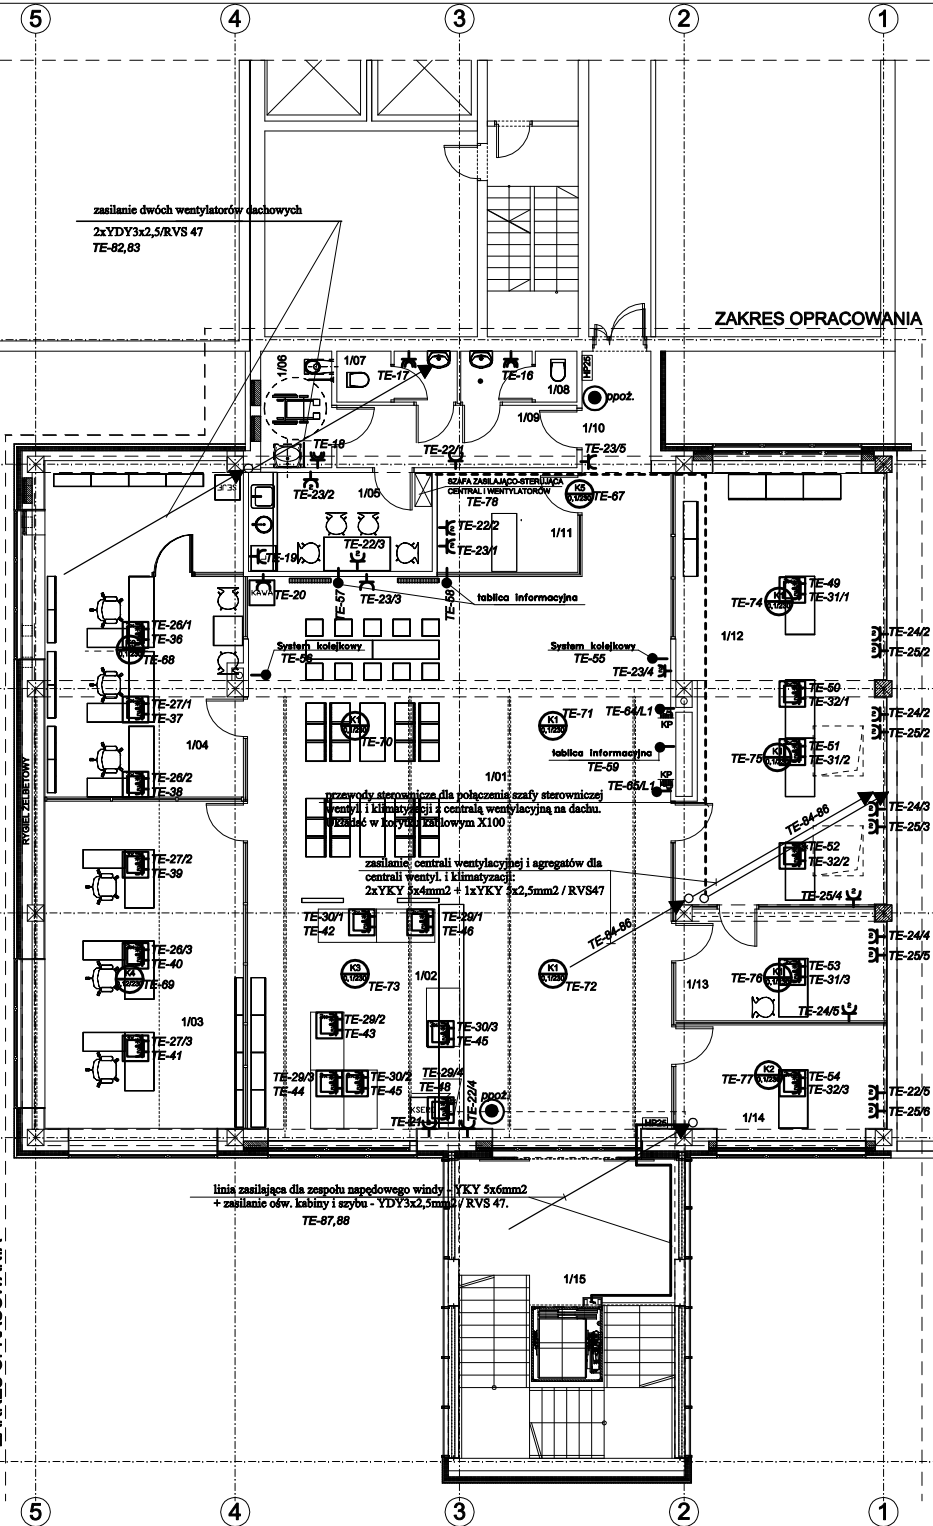

Nr	Pomieszczenie
01	hol/poczekalnia
02	informacja/kancelaria
03	obsługa geodetów
04	kasa
05	pom. socjalne
06	wc niepełnosprawni
07	WC damskie
08	WC męskie
09	komunikacja
10	komunikacja
11	Pokój klienta ind.
12	obsługa klienta
13	Poświadczenia dokumentów
14	Nadzór obsługi klienta
15	klatka schodowa

**UWAGI:**

1. Instalacje gniazd wtyczkowych 230V i siły wykonać przewodem kabelkowym miedzianym typ YDY/750V, lub kablem YKY 0,6/1 kV.
2. Instalacje układać w korytku kabelowym, na konstrukcji sufitu podwieszono, na uchwytach odstępowych, w rurkach ochronnych RVS, pod tynkiem, w podłogowych kanałach kabelowych.
3. W pom. wc, wilgotnych stosować osprzęt hermetyczny p/t, a w pozostałych pomieszczeniach zwykły p/t biały serii SINO LEOGRAND lub równoważny.
4. Wszystkie gniazda stosować z bolcem uzemiającym.
5. Gniazda instalować na wys. +0,9m (wc), a w pozostałych +0,3m od posadzki lub w puszkach podłogowych.
6. Łączniki oświetlenia instalować na wys. +1,4m od posadzki.



gniazda podłogowa z osprzętem serii MOSAIC 4s:  
- gniazdo 3x 2P+Z kodowane; kod 077153  
- gniazdo 2x2P+Z standard; kod 077142



gniazdo podwójne 2x 2P+Z



gniazdo pojedyncze 2P+Z



gniazdo pojedyncze IP44 2P+Z z klapką transparentną zieloną



klimatyzator oznaczenie wg PW instal. wentylacji K1,  
moc P= 0,1kW, U= 230V



klapa ppoż.



spółka z o.o. 61-623 Poznań, ul. Wilczak 16A  
tel./fax 061 820 85 93, e-mail: info@ari.com.pl

PROJEKT WYKONAWCZY	ELEKTRYCZNA	ZG-FBZ-3420-36/08
STADIUM DOKUMENTACJI	BRANŻA	UMOWA NR
INWESTOR: ZAMAWIAJĄCY:	Zarząd Geodezji i Katastru Miejskiego GEOPOZ ul. Gronowa 20, 61-827 Poznań	
OBIEKT:	PRZEBUDOWA WRAZ Z CZĘŚCIOWĄ ROZBUDOWĄ ISTNIEJĄCEGO BUDYNKU (dostawca zewnętrznej klatki schodowej z windą) obręb Winiary, ark. 23, dz. nr 5/12, dz. nr 5/11	
TEMAT:	INSTALACJA GNIAZD WTYCZKOWYCH 230V i SIŁY. RZUT PIĘTRA. SKALA 1:100.	RYS NR: 5 DATA: 12.2008
PROJEKTOWAŁ:	mgr inż. Zbigniew Skrzypczak upr. bud. nr 288/06 mgr inż. Jolanta Śniadzińska	
OL. PROJEKTANT:	mgr inż. arch. Krzysztof Sikorski 7131/50/P/2001	
IMIĘ I NAZWISKO - UPRAWNIENIA NR		PODPIS
PROJEKT JEST CHRONIONY PRAWEM AUTORSKIM Lubawa z dnia 4 lutego 1994 o prawie autorstwa i prawach pokrewnych (Dz.U. z 1994 Nr 24 poz. 83 z późniejszymi zmianami)		