


PROJEKT JEST CHRONIONY PRAWEM AUTORSKIM - ustawa z dnia 4 lutego 1994 o prawie autorskim i prawach pokrewnych (Dz.U. z 1994 Nr 24 poz. 83 z późniejszymi zmianami)	
IMIE I NAZWISKO - UPRAWNIENIA NR mgr inż. arch. KRZYSZTOF SIKORSKI 7131/90/2001	GDZ. PROJEKTANTA mgr inż. WOJCIECH GONET WWP0285/zp/05
mgr inż. PIOTR MATUSZEWSKI inż. LESZEK SZYBAK	SPRAWDZILI inż. LESZEK SZYBAK
RYS NR: G/CCTV-02 DATA: 12.2008.	TEMAT: Teletwizja dozorowa-rzut parteru SKALA 1:100
ZARZĄD GOSPODARSTWA I KASINIA MIEJSKIEGO GEOPOL ul. Gronowa 20, 61-827 Poznań	OBIEKT: PRZEBUDOWA WRAZ Z CZĘŚCIOWĄ ROZBUDOWĄ ISTNIEJĄCEGO BUDYNKU (dobudowa zewnętrznej klatki schodowej z windy) obręb Winiary, ark. 23, dz. nr 5/12, dz. nr 5/11
STADIUM DOKUMENTACJI BRANŻA PROJEKT WYKONAWCZY ELEKTRYCZNA UMDWA NR Z5-FBZ 3420-35/08	INWESTOR: Zarząd Geodezji i Kasin Mieskiego Geopol ul. Gronowa 20, 61-827 Poznań
spółka z o.o. 61-623 Poznań, ul. Wilczak 16A tel./fax 061 820 85 93, e-mail: info@art.com.pl	PROJEKT WYKONAWCZY ELEKTRYCZNA BRANŻA
elo-compl sp. z o.o. tel.: +48 61 869 38 50 ul. Świeczna 15A fax: +48 61 861 47 40 60-266 Poznań office@elo.pl www.elo-compl.pl	elo-compl security management solutions

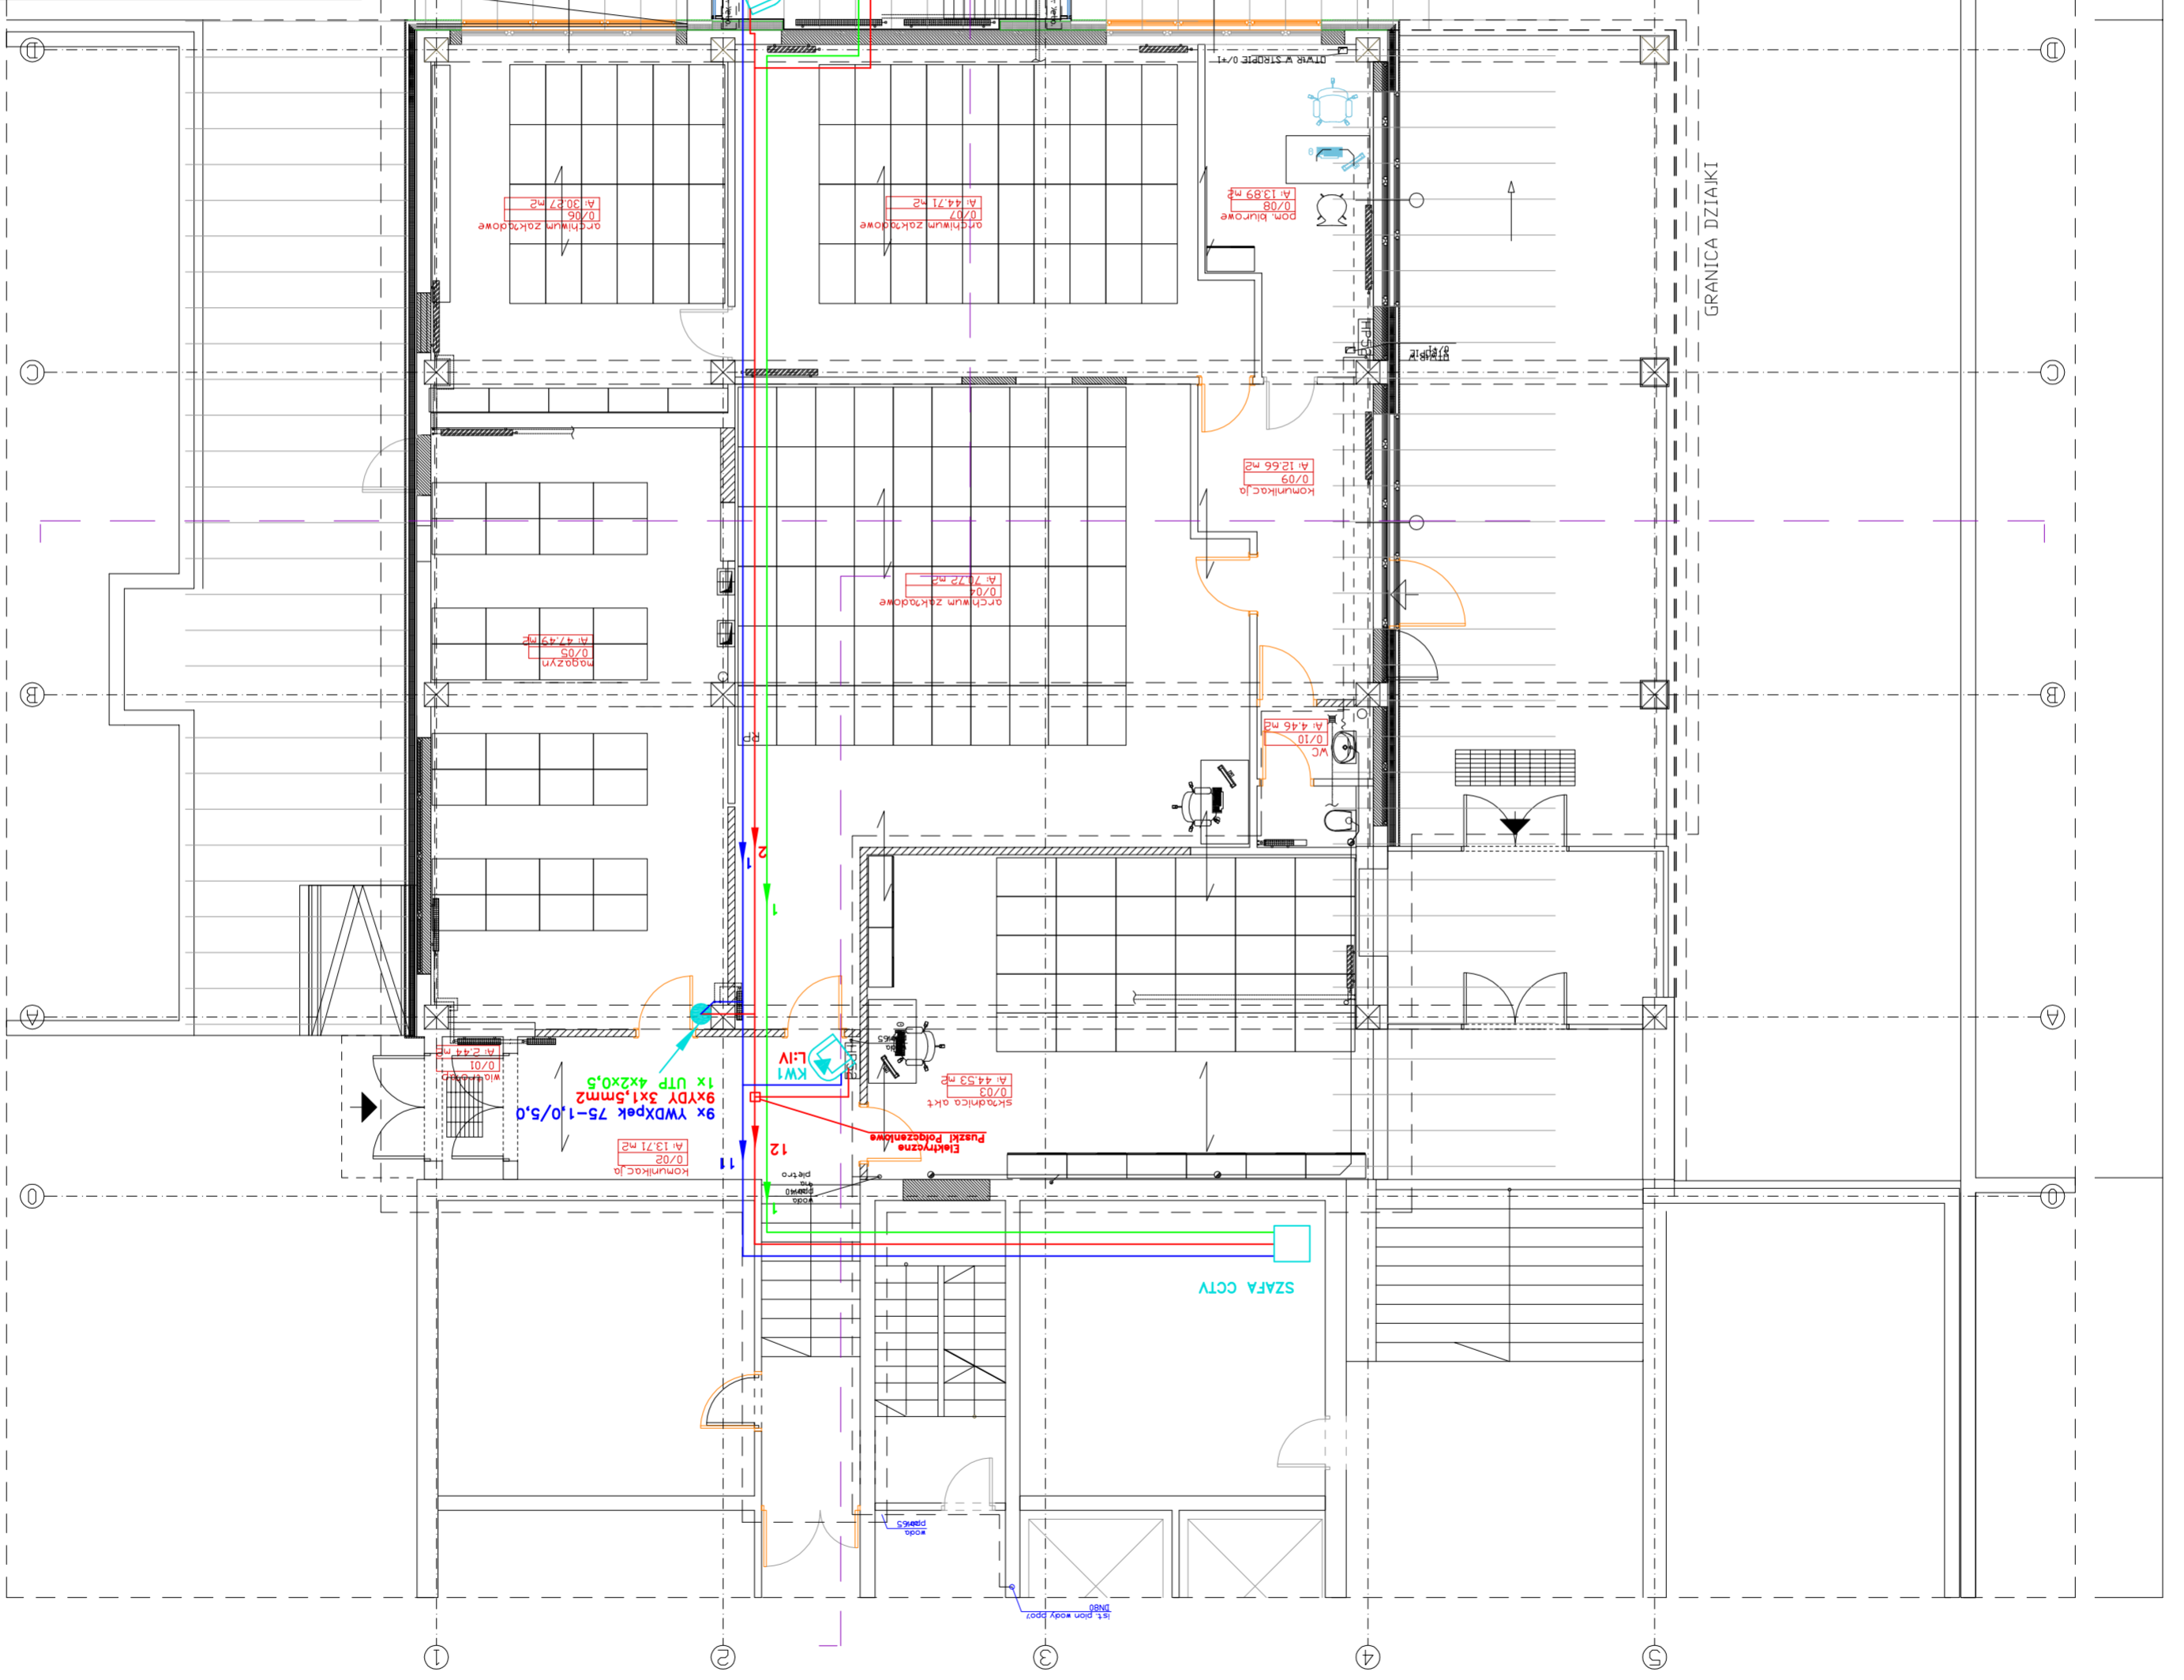

GRANICA DZIAŁKI